



WNĘTRZA BIUROWE		
Al. Marcinkowskiego 20, 61-827 Poznań		
INWESTOR	POZNAŃSKI FUNDUSZ PORĘCZEŃ KREDYTOWYCH	
BRANŻA	ARCHITEKTURA WNĘTRZ	
PROJEKT	arch. Maria Fenrych	
2015.07.27	KONCEPCJA	
REW. 00	SKALA 1:50	NR.STR.

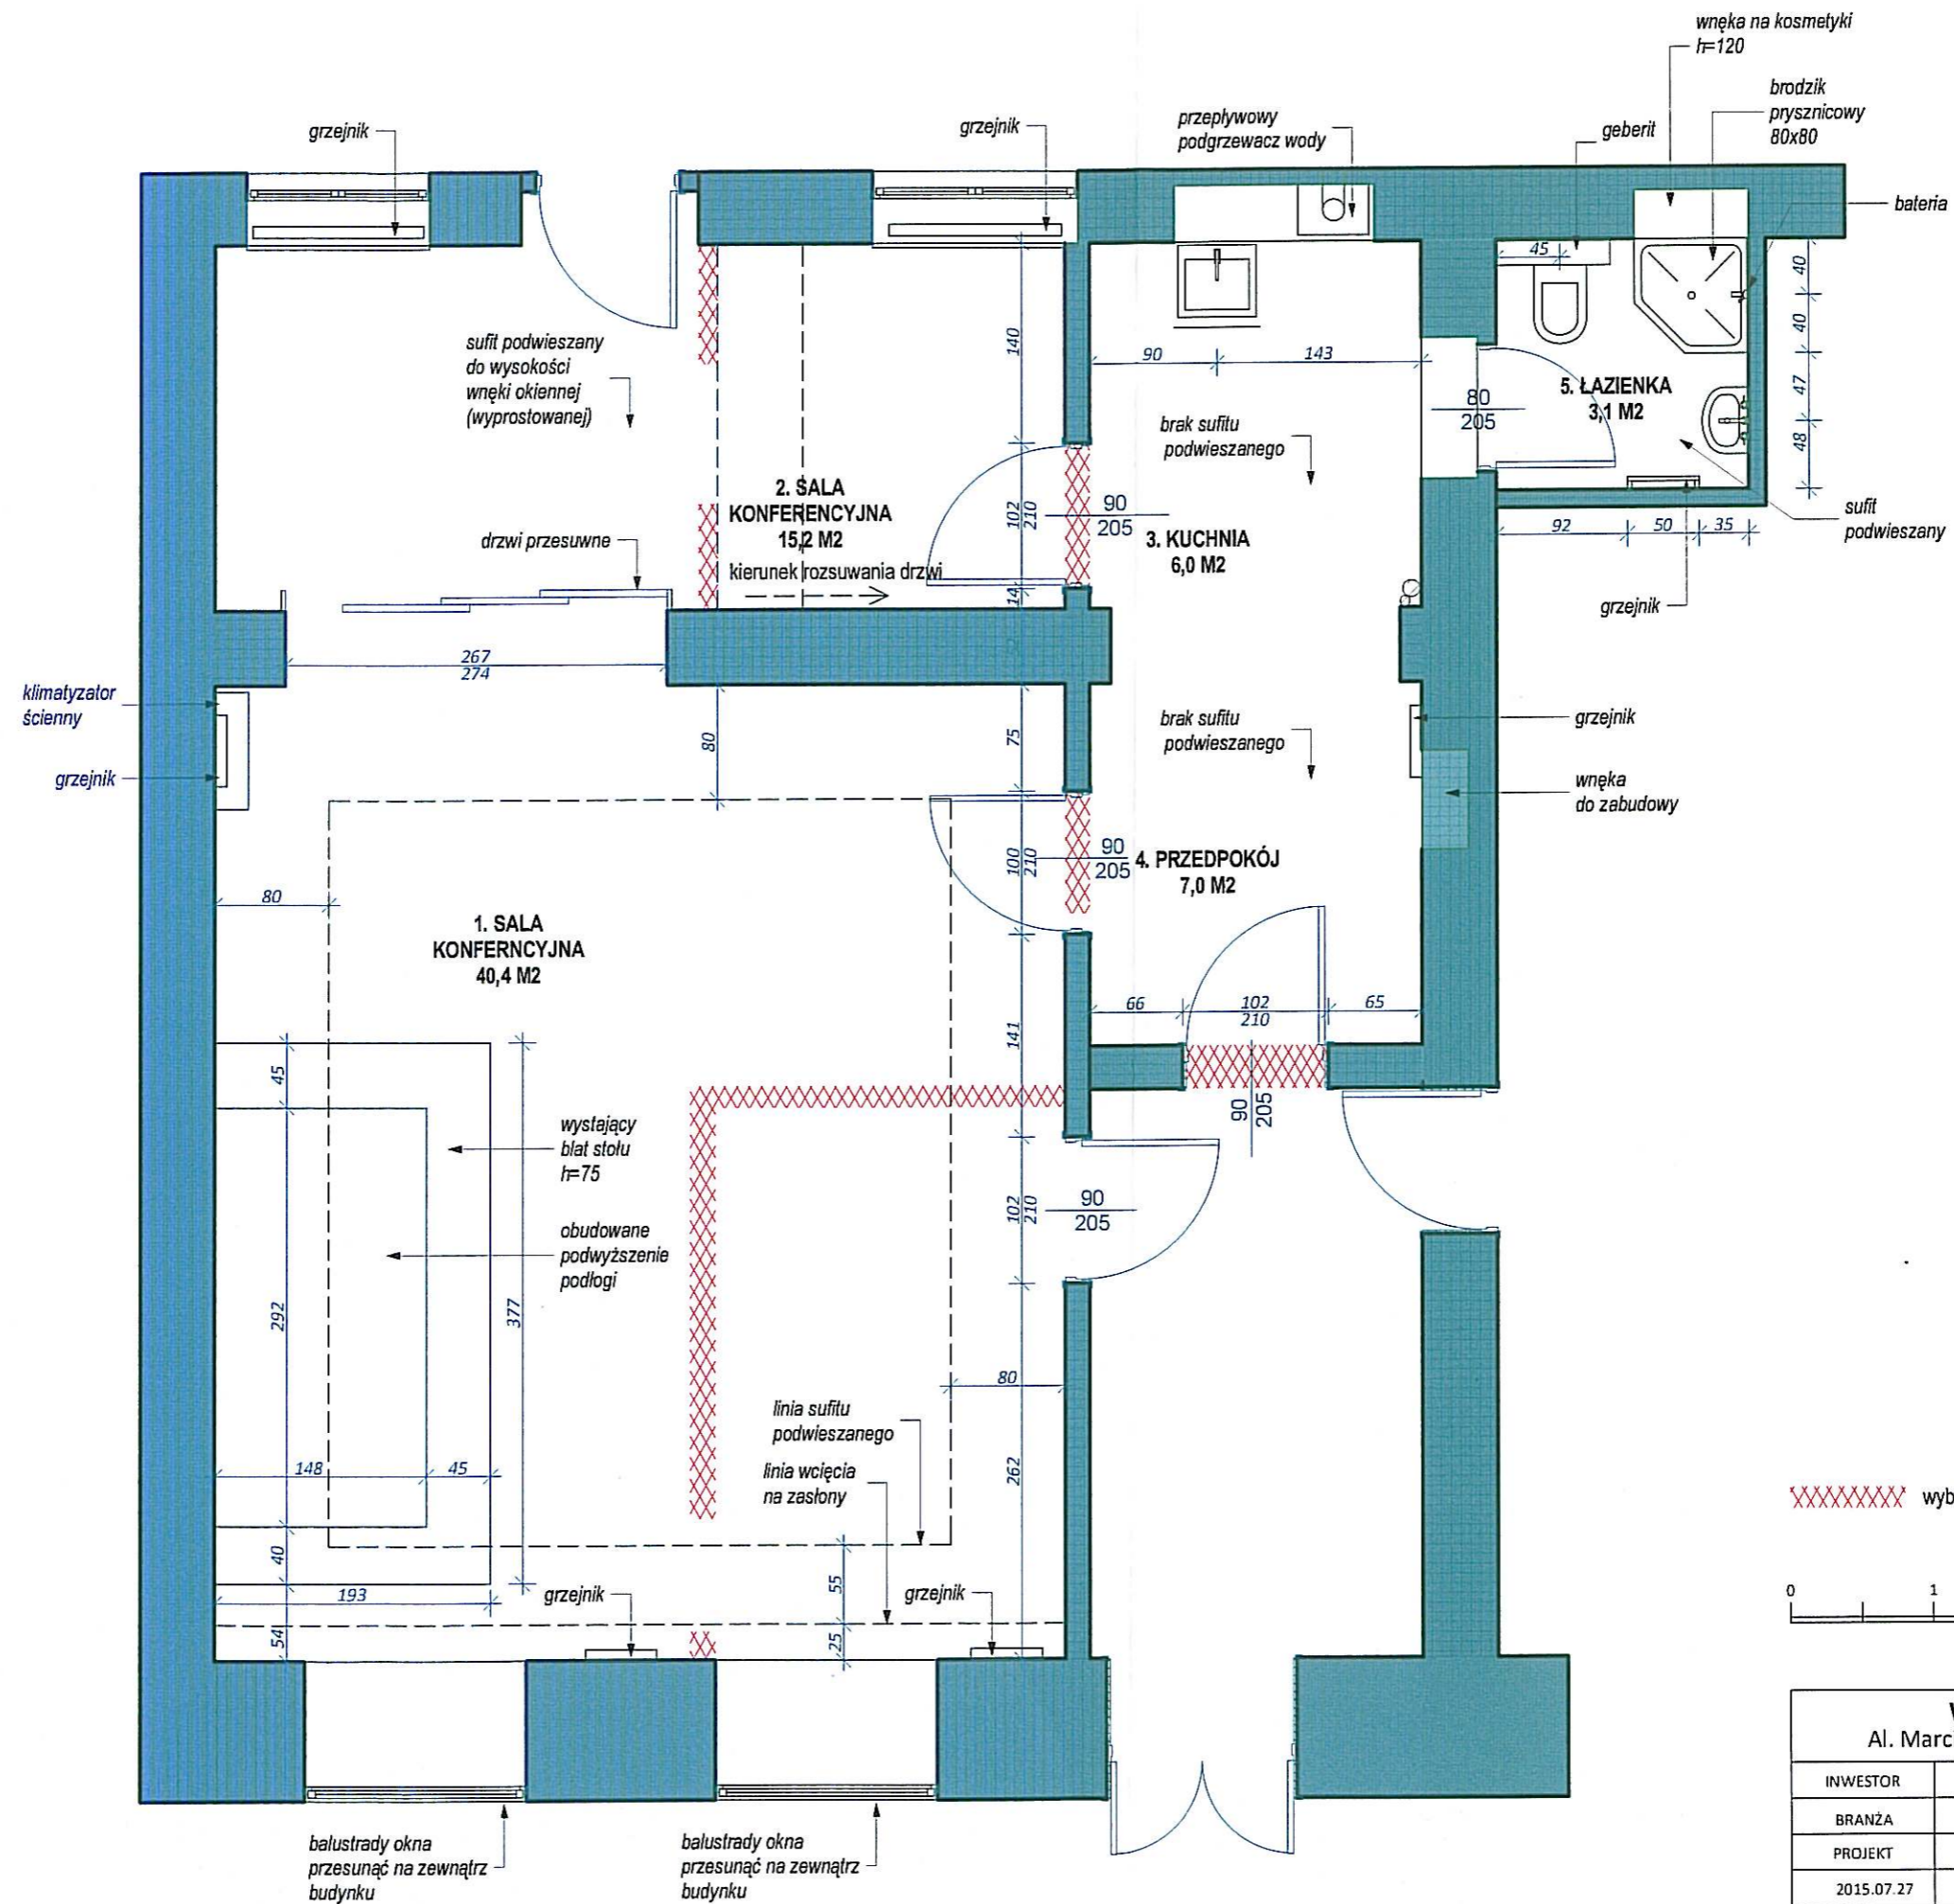

WNĘTRZA BIUROWE

Al. Marcinkowskiego 20, 61-827 Poznań

INWESTOR	POZNAŃSKI FUNDUSZ PORĘCZEŃ KREDYTOWYCH	
BRANŻA	ARCHITEKTURA WNĘTRZ	
PROJEKT	arch. Maria Fenrych	
2015.07.27	ZMIANY BUDOWLANE	
REW. 00	SKALA 1:50	NR.STR.

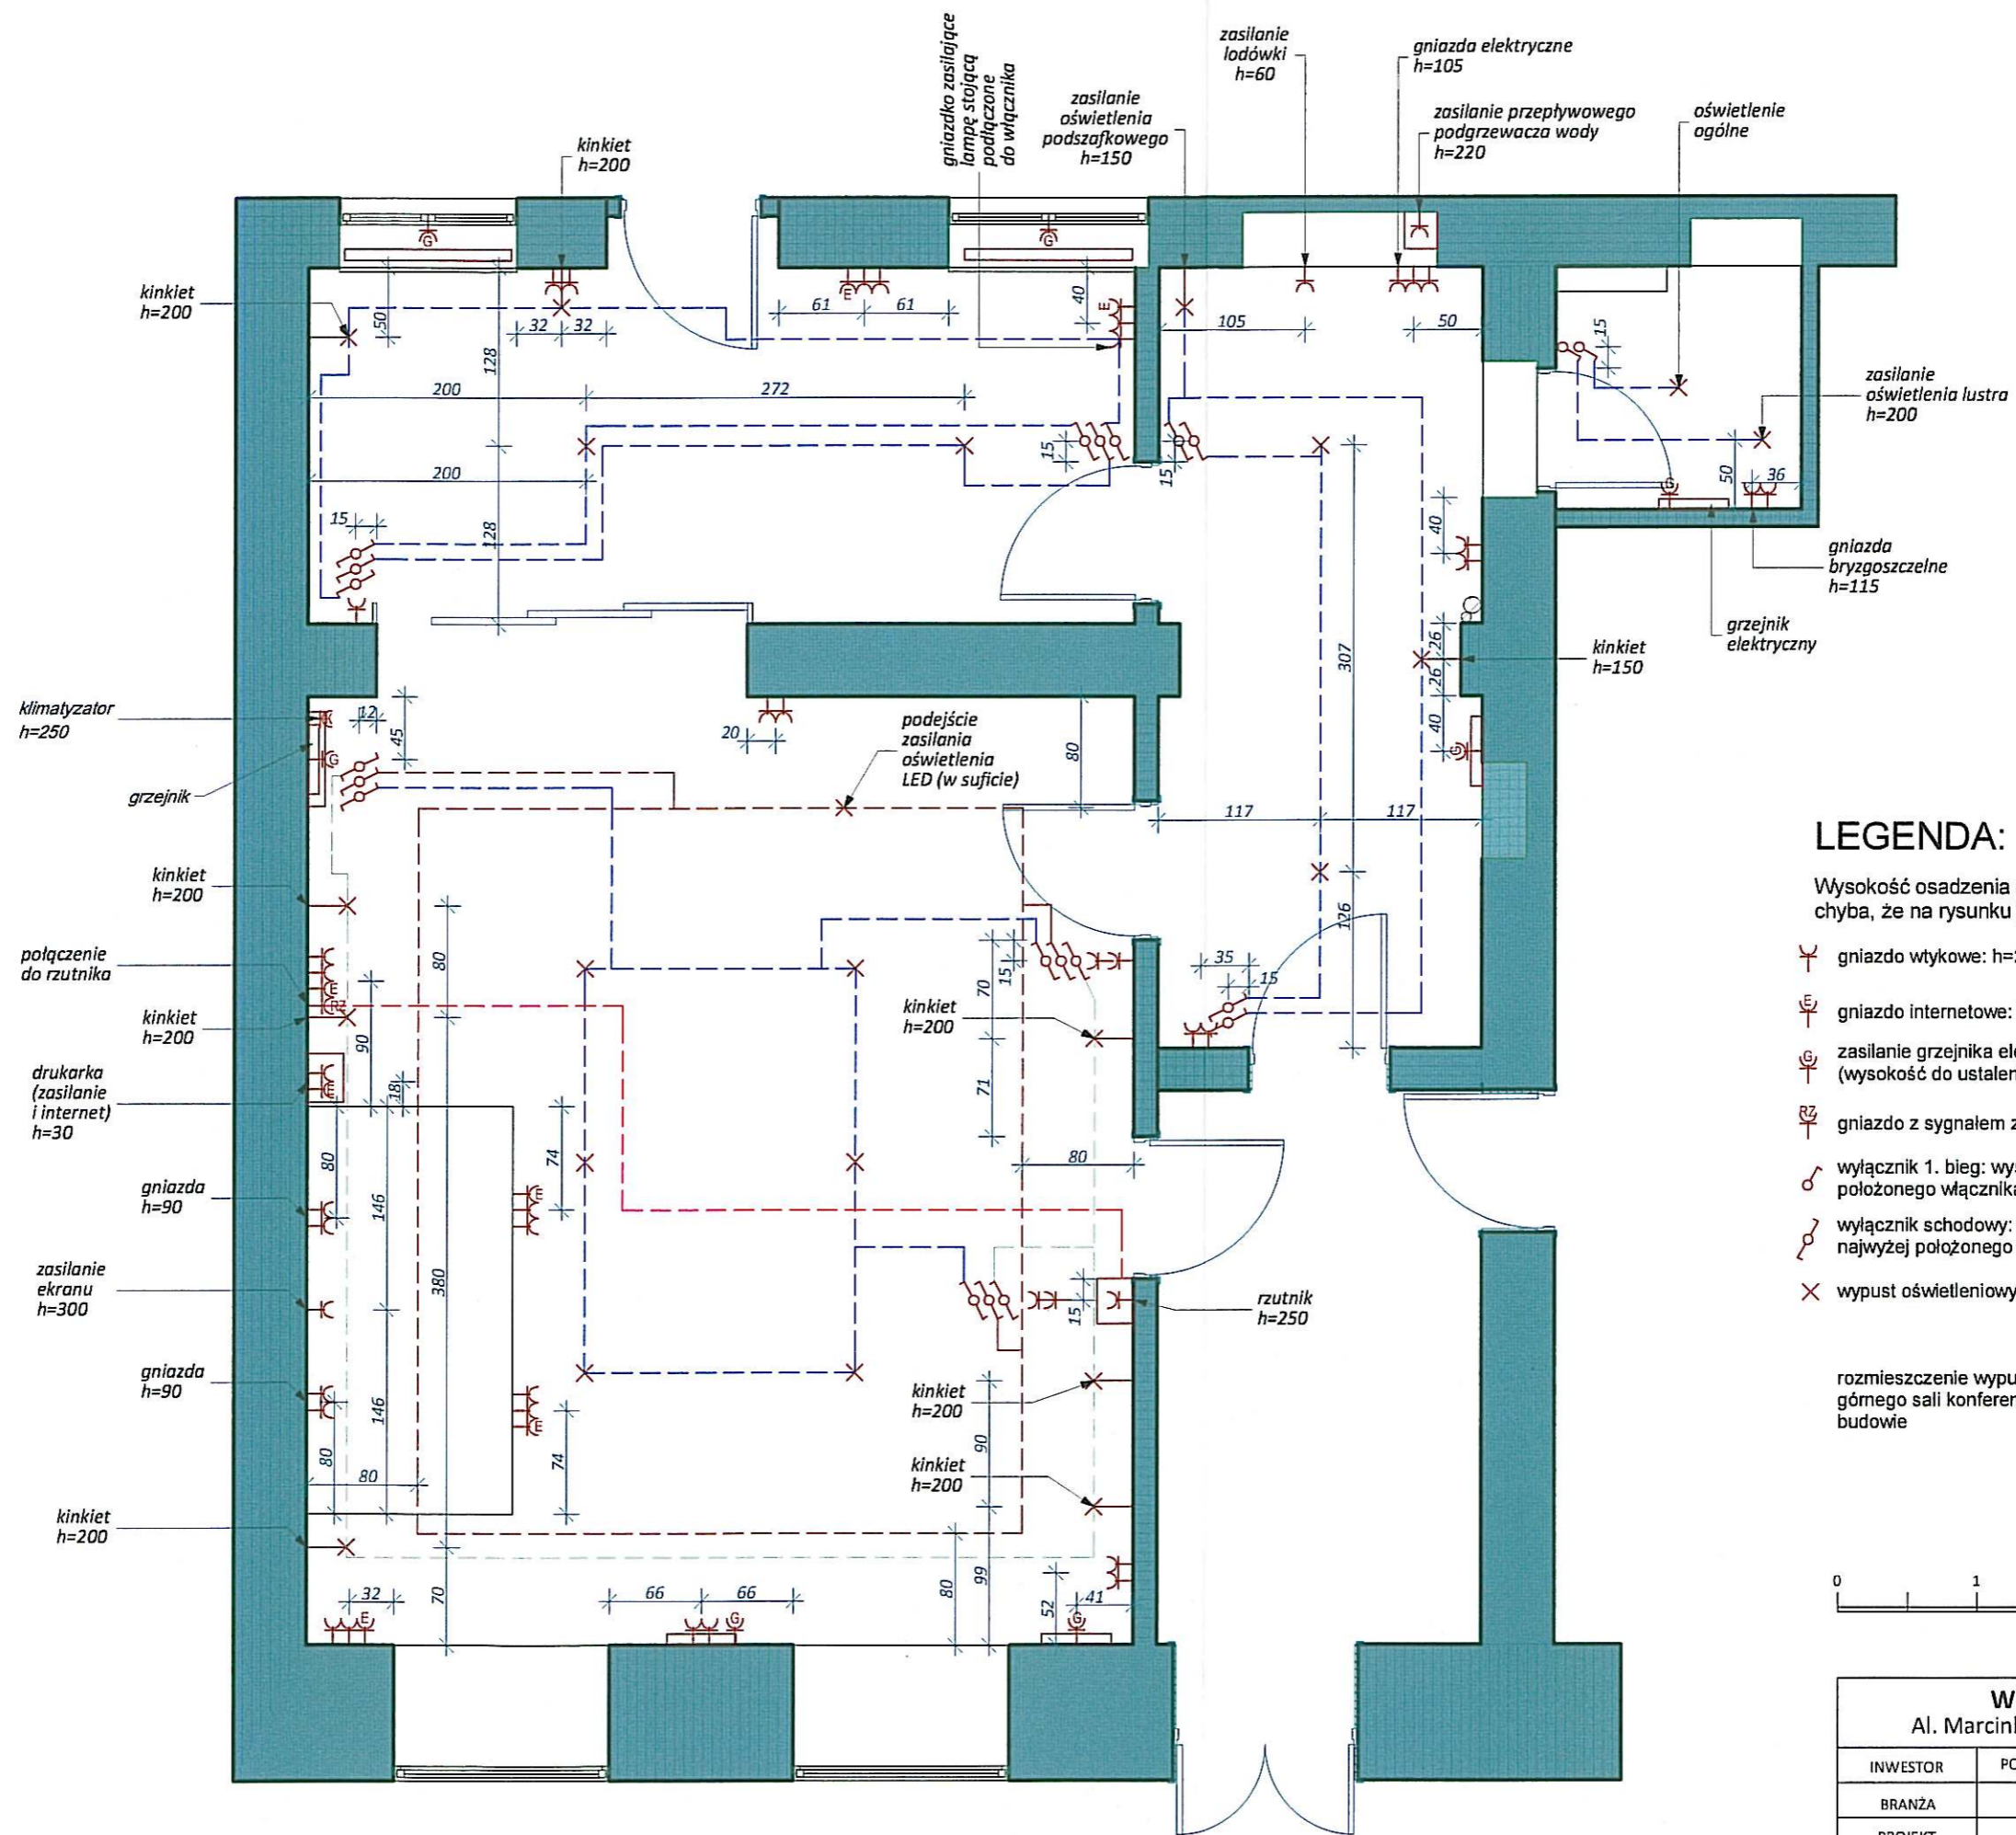


LEGENDA:

Wysokość osadzenia elementów w osi, chyba, że na rysunku podano inną wysokość

- gniazdo wtykowe: h=20
- gniazdo internetowe: h=20
- zasilanie grzejnika elektrycznego (wysokość do ustalenia na budowie)
- gniazdo z sygnałem z rzutnika
- wyłącznik 1. bieg: wysokość najwyższego położonego włącznika h=115
- wyłącznik schodowy: wysokość najwyższego położonego włącznika h=115
- wypust oświetleniowy

 rozmieszczenie wypustów oświetlenia górnego sali konferencyjnej ustalić na budowie



WNĘTRZA BIUROWE		
Al. Marcinkowskiego 20, 61-827 Poznań		
INWESTOR	POZNAŃSKI FUNDUSZ PORĘCZEŃ KREDYTOWYCH	
BRANŻA	ARCHITEKTURA WNĘTRZ	
PROJEKT	arch. Maria Fenrych	
2015.07.27	SCHEMAT INSTALACJI ELEKTRYCZNEJ	
REW. 00	SKALA 1:50	NR.STR.